

LEGENDA table with 2 columns: symbols and descriptions for various lighting and electrical components.

LEGENDA CORPI ILLUMINANTI table with 2 columns: symbols and descriptions for different types of lighting fixtures and their specifications.

ATTENZIONE VERIFICARE: Le misure ed i particolari sul posto. Le caratteristiche dei materiali. Le istruzioni dei costruttori. NEL DUBBIO Consultare lo studio di progettazione.

Revisioni table with columns: data, Descrizione, redatto, verificato, Approvato.





COMUNE DI CASTELFRANCO VENETO PROVINCIA DI TREVISO

DITTA : PLUTONE IMMOBILIARE SRL Via A. Ceccon - LOREGGIA (PD) Tavola N° 03

OGGETTO : PROGETTO DELL'IMPIANTO ELETTRICO PER VARIANTE IN C.O. AL PIANO DI LOTTIZZAZIONE Z.T.O. D2.2 "EX FORNACE MONTEGRAPPA" CAMPIDO DI CASTELFRANCO VENETO Data : dicembre 2018 Data aggiornamento:



IMPIANTO DI ILLUMINAZIONE PUBBLICA DISTRIBUZIONE ESTERNA DISEGNI ESEGUITI SCALA 1:100 PLANIMETRIA

Studio progettazione e consulenza impianti elettrici PELIZZARI per ind. RENATO Via D. Butazzati, 4 int. 3 - 31044 Montebelluna (TV) tel./fax 0423 22135 - E-mail: elettrotecnico@elettrotecnicas.com

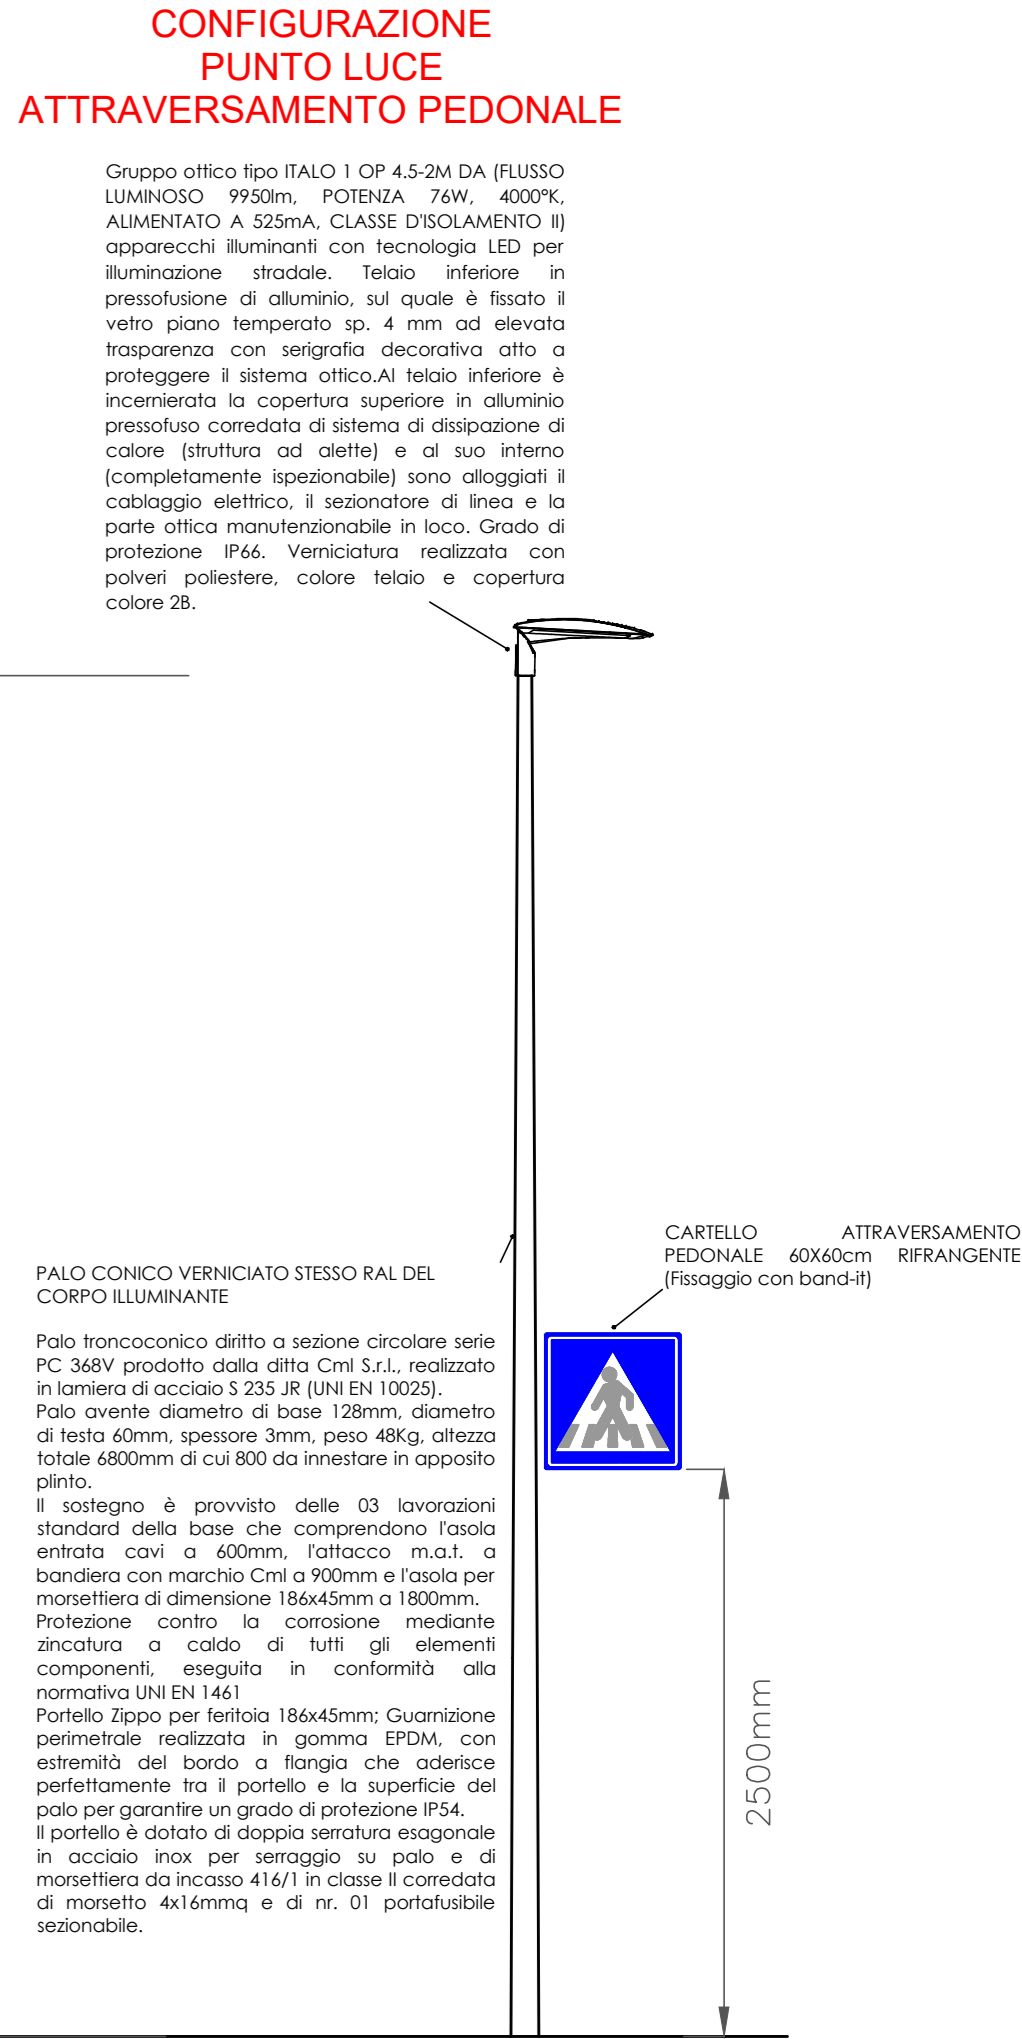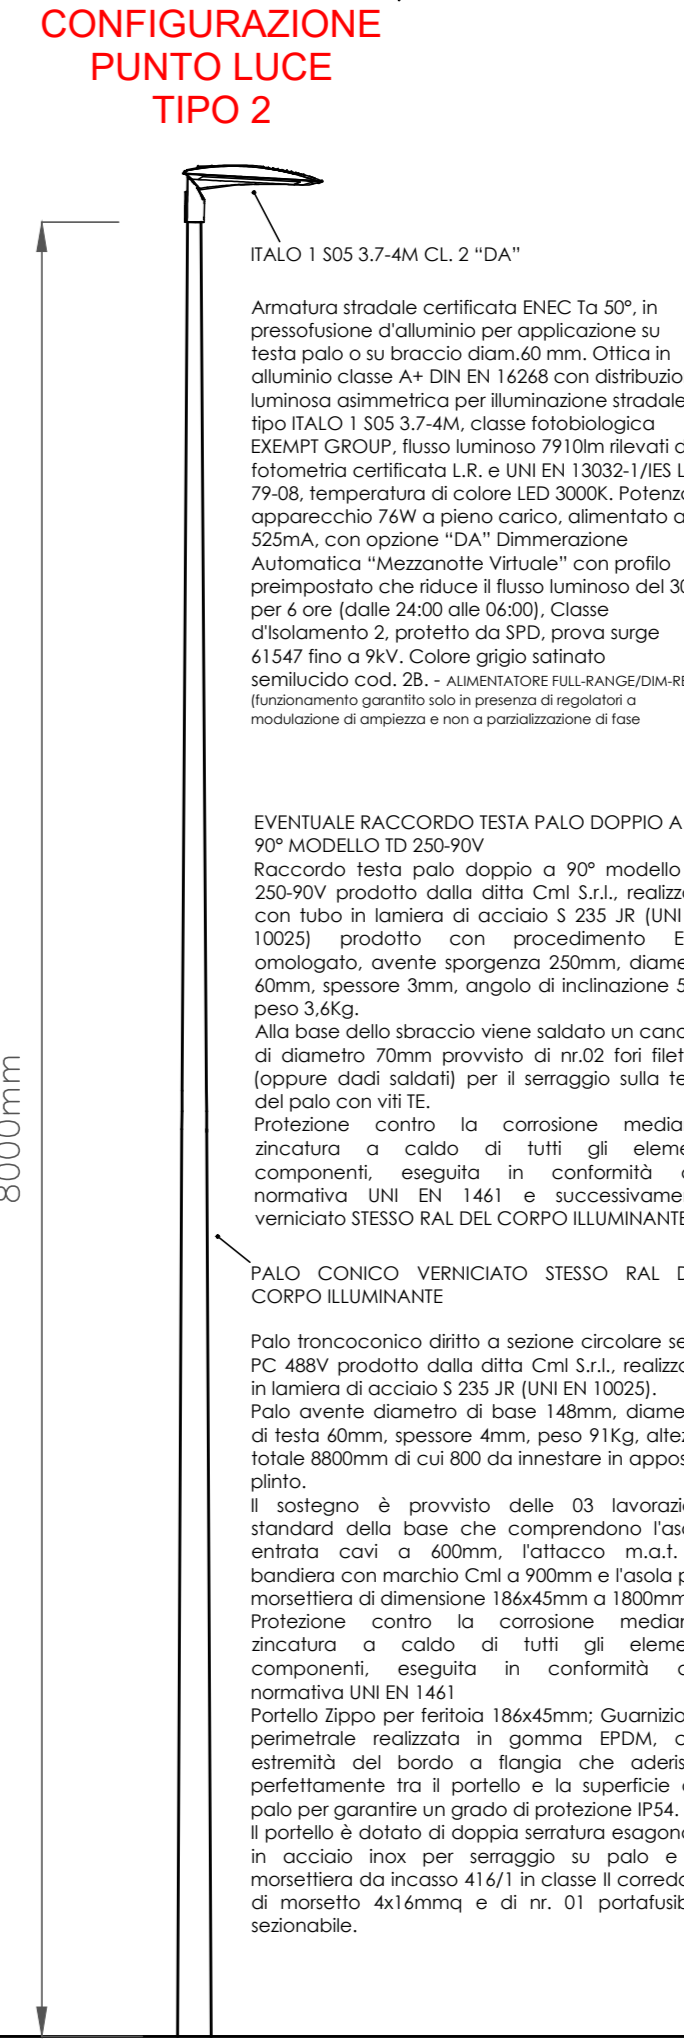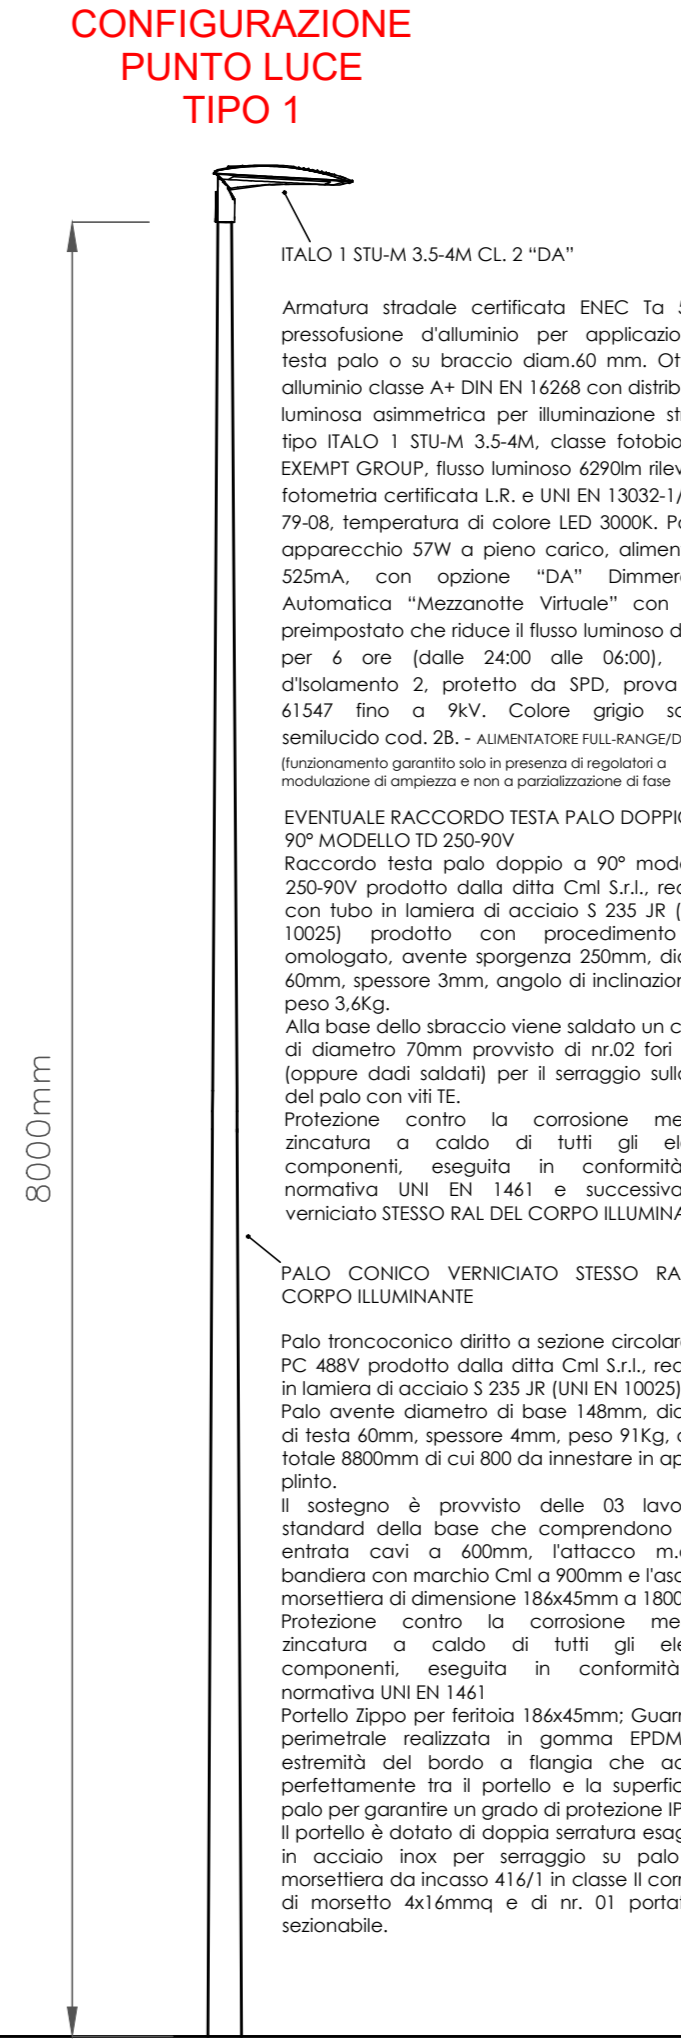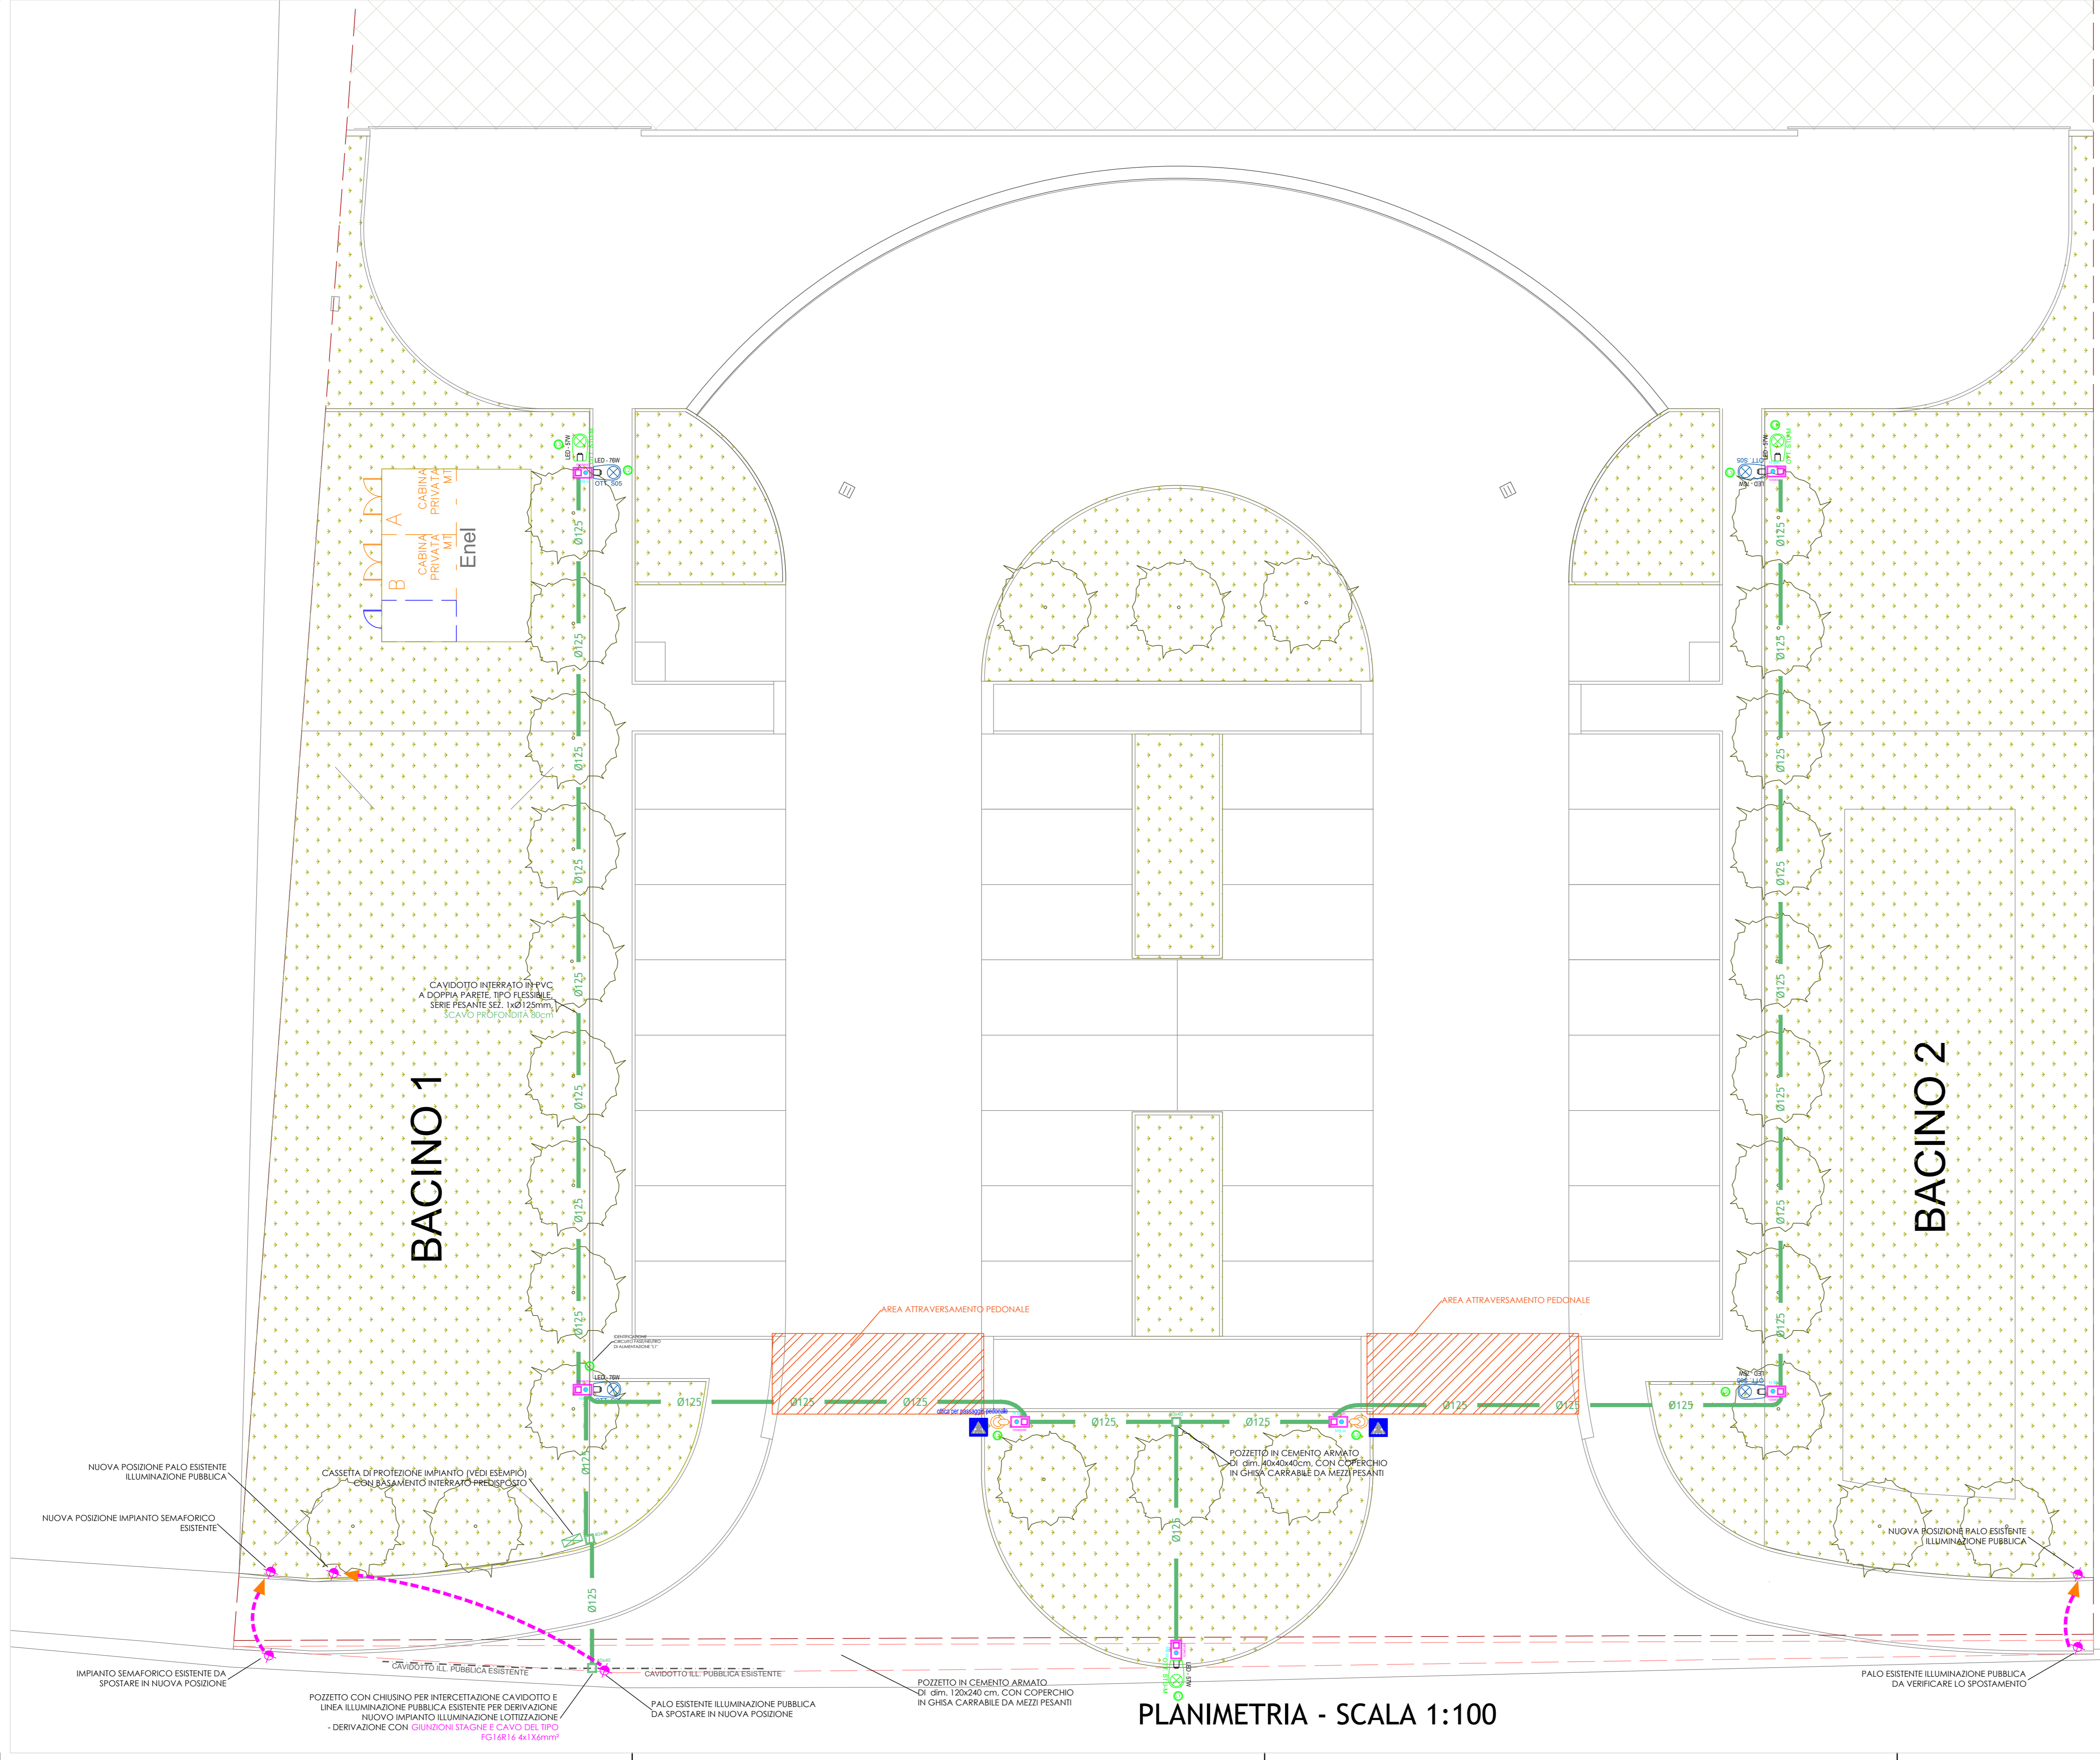

Punto luce ITALO 1 Palo PC 488V Attacco Braccio Portello VSMW001+VMV4161F-Z

Punto luce ITALO 1 Palo PC 488V Attacco Braccio Portello VSMW001+VMV4161F-Z

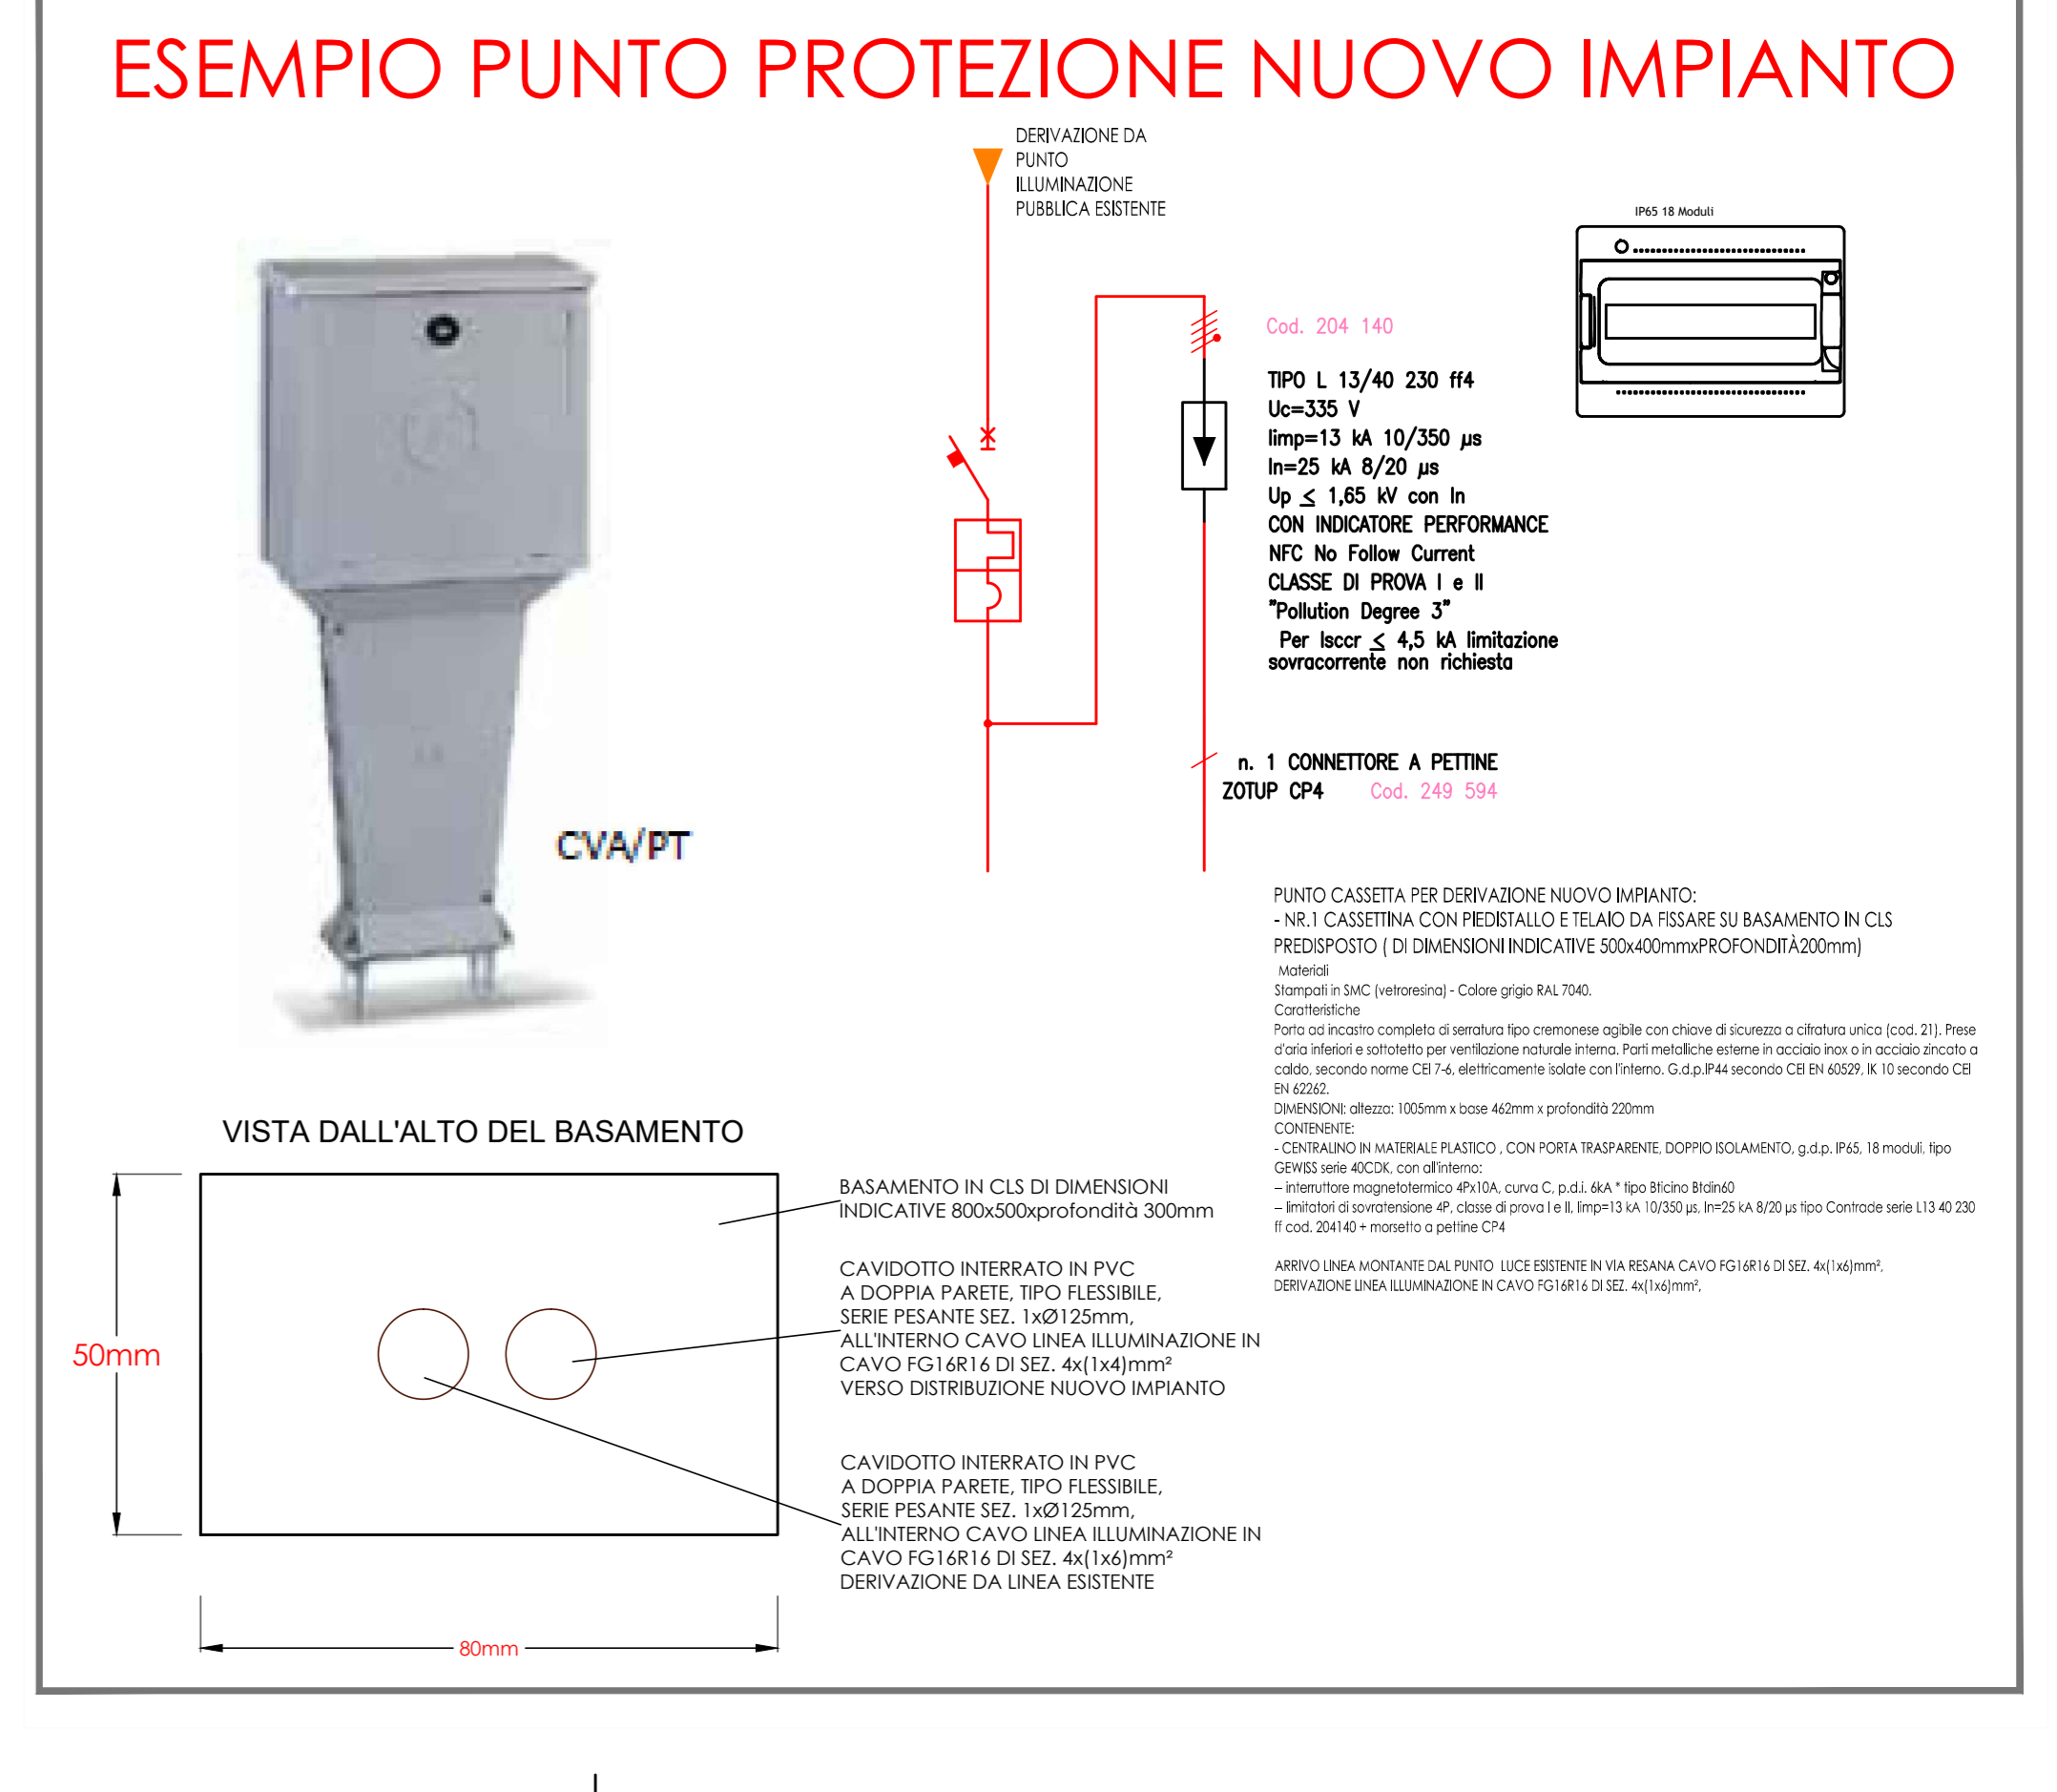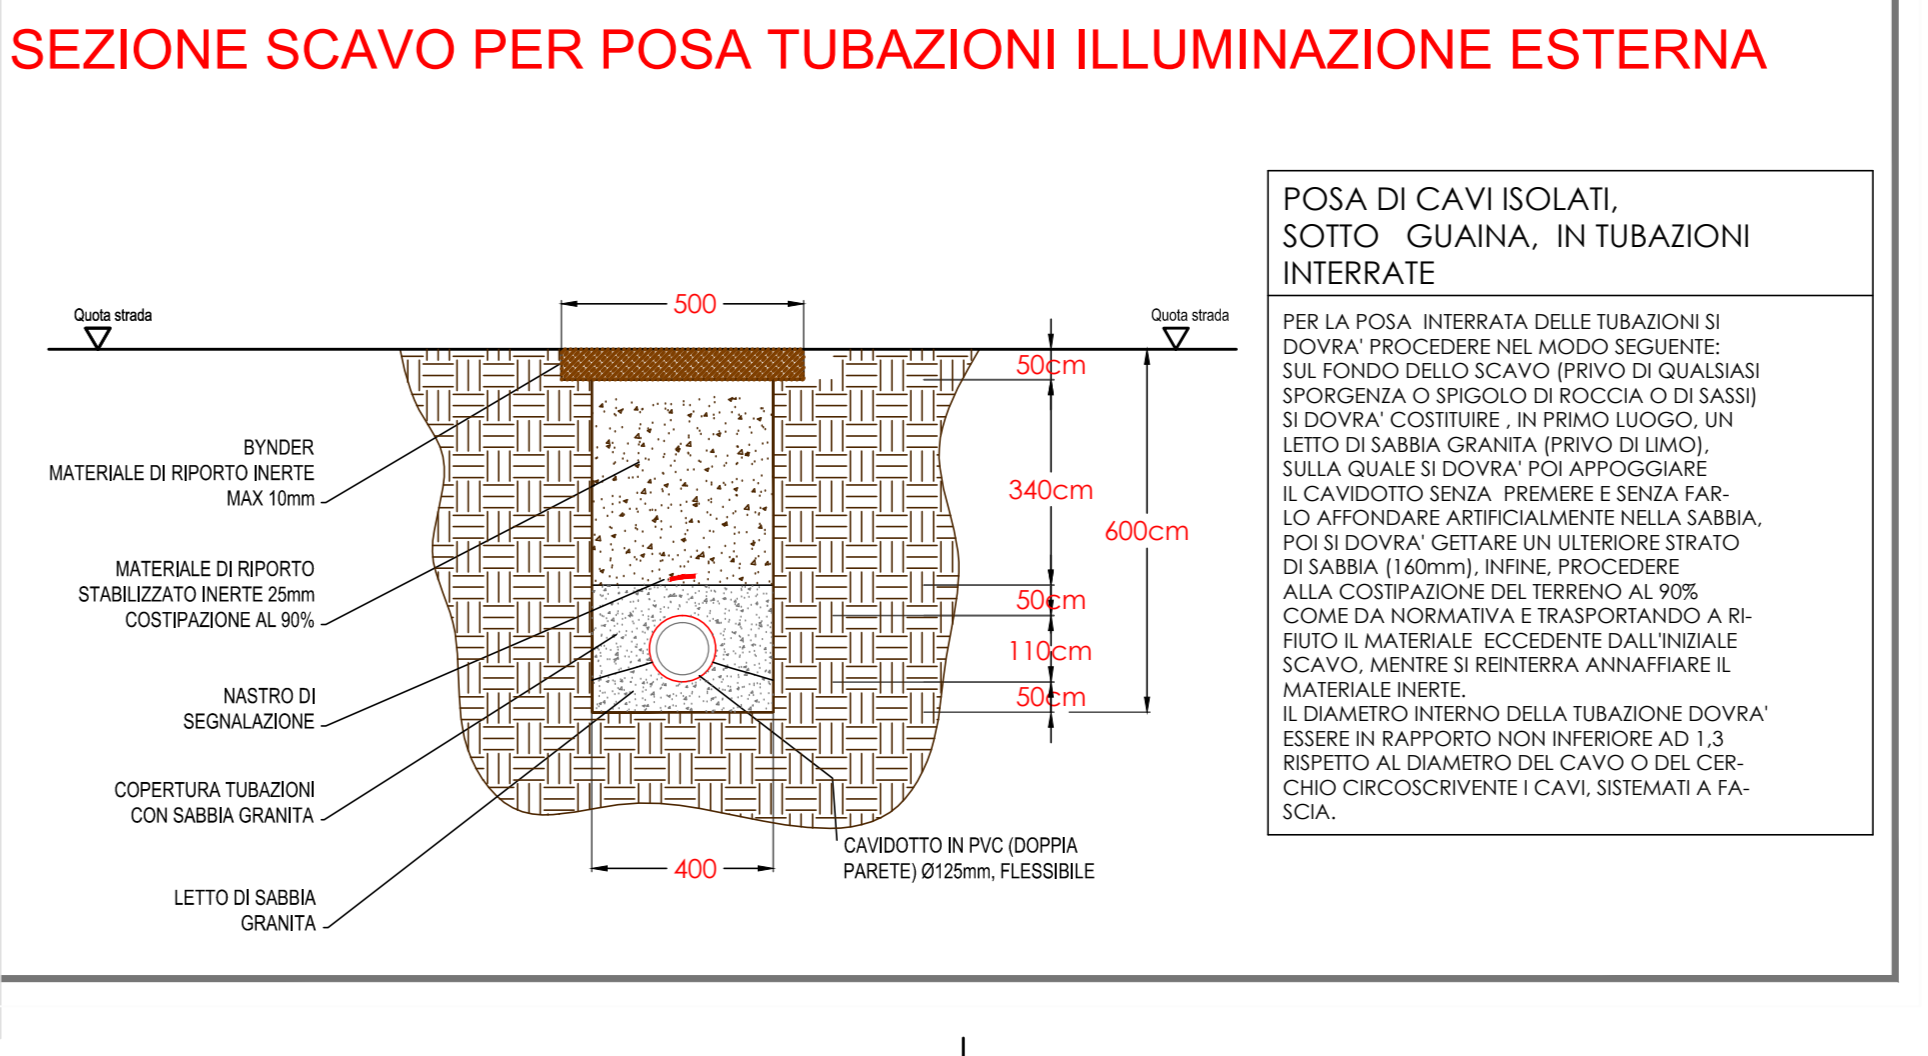

PLANIMETRIA - SCALA 1:100