


CARATTERISTICHE ARCHITETTONICHE VANI - PIANO TERRA (01)						
N° VANO	DESTINAZIONE VANO	SUF. VANO		ALTEZZA		ZONA
		NETTA	NETTA	NETTA	NETTA	
01.001	SALA RIUNIONE	10,20	1,10	11,30	3,10	TECNICA
01.002	WC	7,20	1,10	8,30	3,10	TECNICA
01.003	RIPOSTIGLIO	3,30	1,10	4,40	2	TECNICA
01.004	SCOGGIORNO	41,44	2,40	43,84	2	TECNICA
01.005	AREA ATTIVITA'	21,80	1,10	22,90	2	TECNICA
01.006	DEPOSITO	6,48	1,10	7,58	2	TECNICA
01.007	WC	10,79	1,10	11,89	2	TECNICA
01.008	SALA RIUNIONE	22,29	1,10	23,39	2	TECNICA
01.009	SCOGGIORNO	46,74	2,20	48,94	2	TECNICA
01.010	SALONE	86,74	2,20	88,94	2	TECNICA
01.011	CORRIDOIO	22,30	1,10	23,40	2	TECNICA
01.012	SALA RIUNIONE	22,39	1,10	23,49	2	TECNICA
01.013	SALA RIUNIONE	10,74	1,10	11,84	2	TECNICA
01.014	ATTIVITA' ORGANIZZATIVE	22,27	1,10	23,37	2	TECNICA
01.015	RIPOSTIGLIO	5,04	1,10	6,14	1	TECNICA
01.016	WC	4,42	1,10	5,52	1	TECNICA
01.017	WC	4,42	1,10	5,52	1	TECNICA
01.018	WC	4,42	1,10	5,52	1	TECNICA
01.019	CUCINA	11,76	1,10	12,86	1	TECNICA
01.020	MENSА	20,00	1,10	21,10	1	TECNICA
01.021	MENSА	20,04	1,10	21,14	1	TECNICA
01.022	UFFICIO	14,76	1,10	15,86	1	TECNICA
01.023	WC	10,48	1,10	11,58	1	TECNICA
01.024	CENTRALI TERMICA	14,67	2,90	17,57	1	TECNICA
01.025	RIPOSTIGLIO	14,71	1,10	15,81	1	TECNICA

**IMPIANTO ANTINCENDIO**

- ISOLANTE A CASSETTA LINE 4E
- NUBO DIVERGENTE A INNETTE
- ESTINTORE A POLVERE
- ESTINTORE A CO2
- PORTA INFIAMMABILE

**ZONE TERMICHE**

- LOCALI TECNICI
- ZONA TERMICA 1
- ZONA TERMICA 2
- RINNOVAMENTO

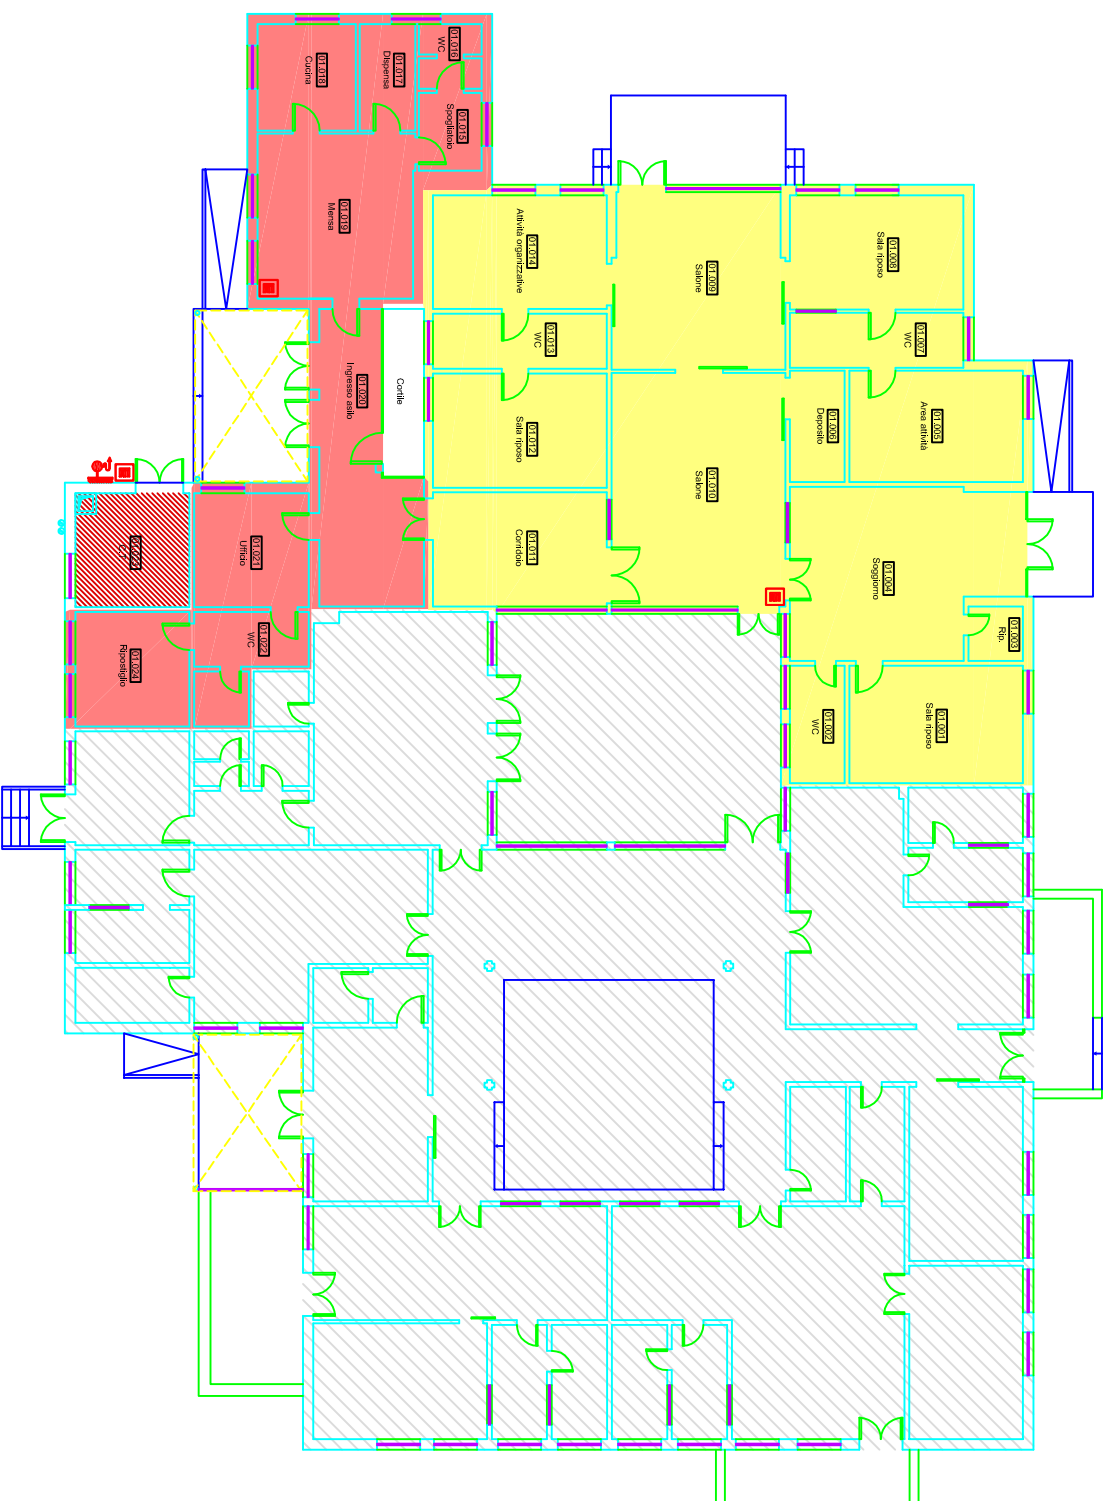

**Comune di Castelfranco Veneto**

Via F.M. Preti, 36  
31033 Castelfranco Veneto (TV)  
Tel. +39 0423 728700  
Fax +39 0423 728700  
laviofficiali.rap@comune.castelfranco-veneto.it  
www.comune.castelfranco-veneto.it

---

**SERVIZIO INTEGRATO DI FORNITURA ENERGIA CENSIMENTO IMPIANTISTICO**

**A01AN - Asilo Nido Valelguna**  
Via Largo Adalga, 10 - 31033 Castelfranco Veneto (TV)

**PLANIMETRIA CON INDIVIDUAZIONE DELLE ZONE DI RISCALDAMENTO ED APPARECCHIATURE ANTINCENDIO**

Plantina piano terra

File: 191-07-A01AN-01-PO.dwg

Cod. Edificio: **A01AN - 01**

Rev. Data Descrizione Prog. Esig. Cont. Emis.

00 09-2007 Prima emissione LZ LZ MS MS

Scala: 1:100

Cod. Prog.: 191-07

**Energy Service S.r.l.**  
Via S. Maria, 10  
31033 Castelfranco Veneto (TV)  
Tel. +39 0423 433333  
Fax +39 0423 433333  
www.energy-service.it

**NECSI S.p.A.**  
Via S. Maria, 10  
31033 Castelfranco Veneto (TV)  
Tel. +39 0423 433333  
Fax +39 0423 433333  
www.necsi.it

**NECSI S.p.A.**  
Via S. Maria, 10  
31033 Castelfranco Veneto (TV)  
Tel. +39 0423 433333  
Fax +39 0423 433333  
www.necsi.it